
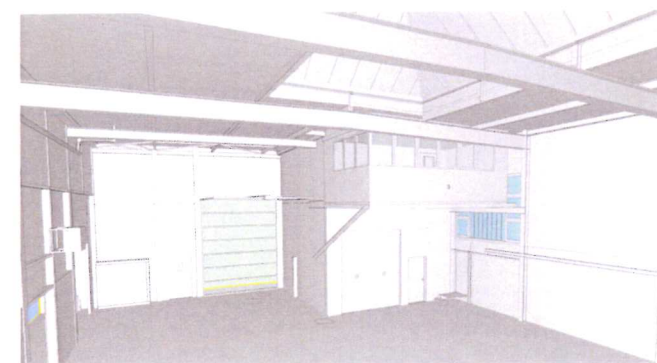


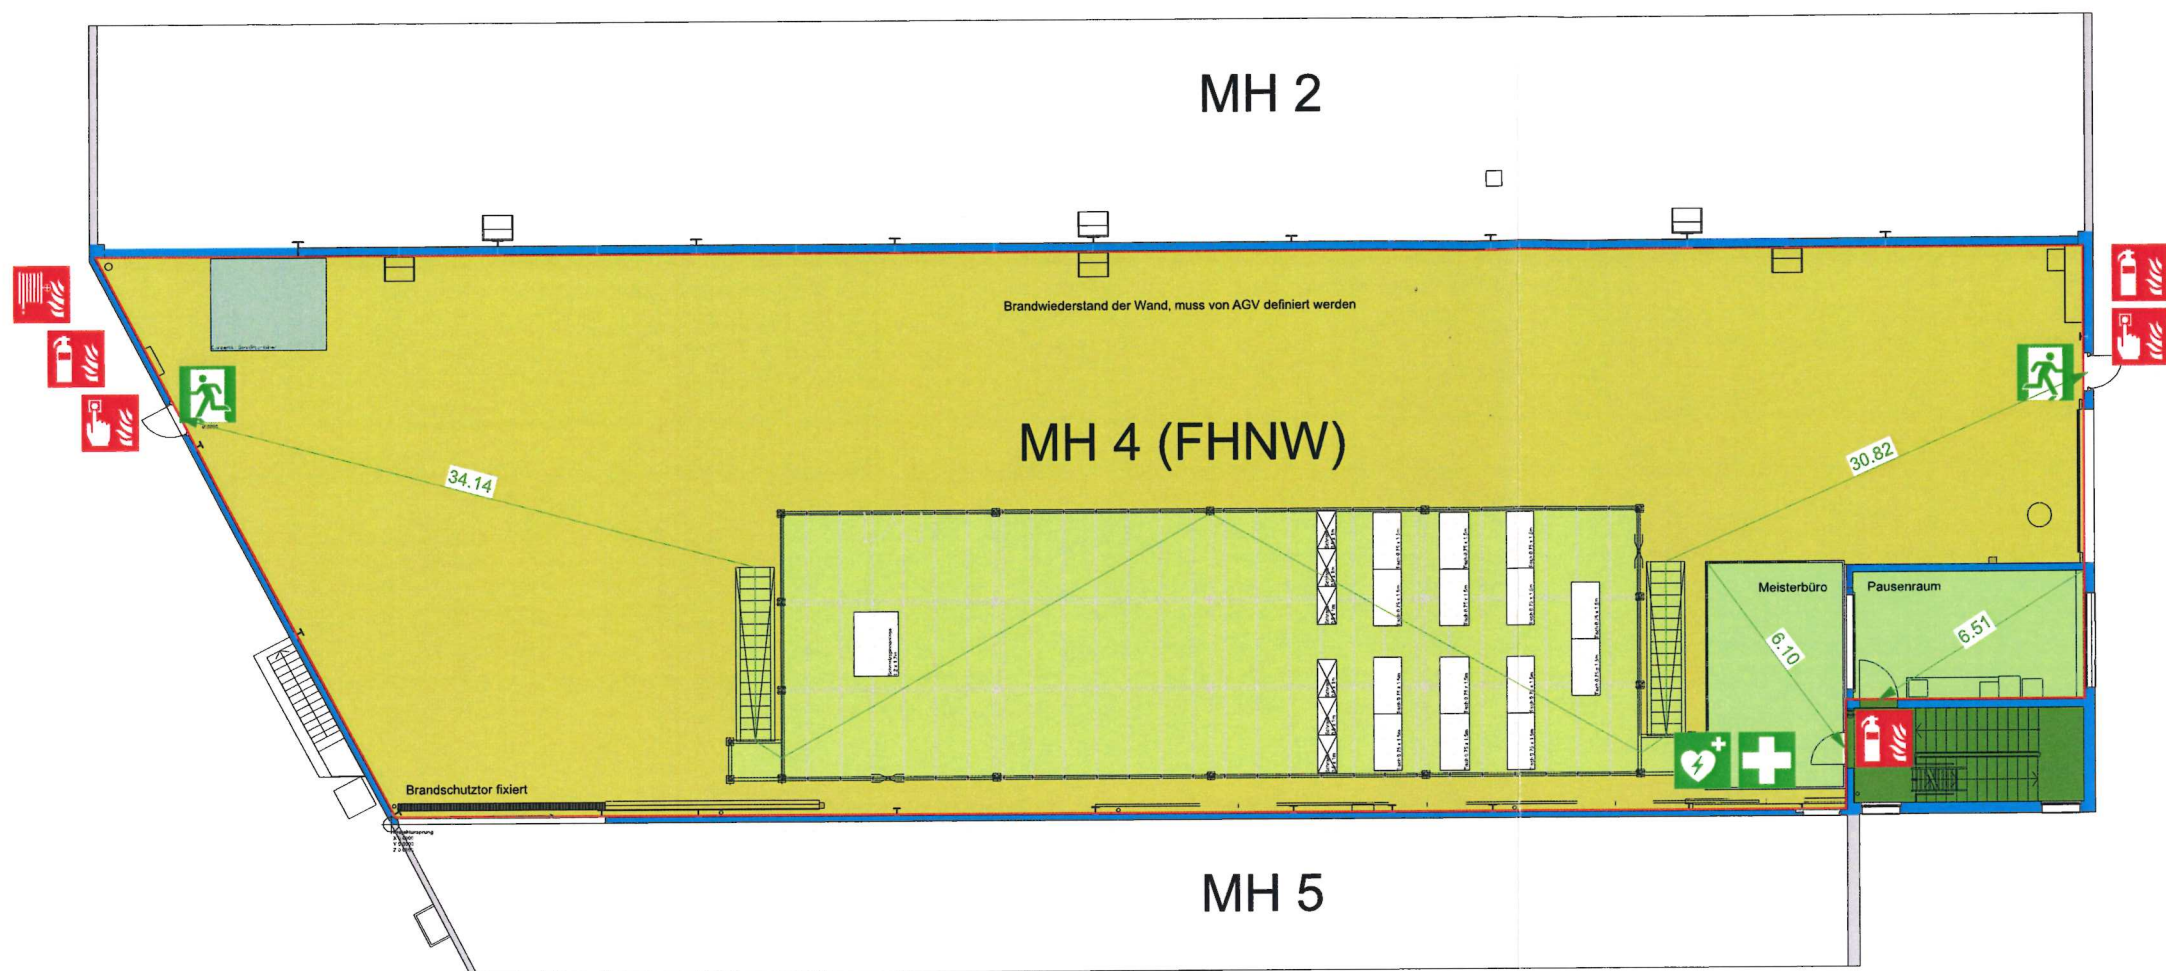

- 0.00
- + 3.06
- + 4.72
- Brandmauer REI 60 - 180
- Feuerwiderstand EI 90-RF1
- Feuerwiderstand EI 60-RF1
- Feuerwiderstand EI 30-RF1
- Feuerwiderstand EI 90
- Feuerwiderstand EI 60
- Feuerwiderstand EI 30
- Feuerwiderstand E 60
- Feuerwiderstand E 30
- Feuerwiderstand RF1
- vertikaler Fluchtweg
- horizontaler Fluchtweg
- ... m Fluchtweglänge (m)
- 1.2 m Fluchtwegbreiten (m)
- Notausgang gemäss SN EN 179
- Löschschlauch
- Handfeuerlöscher
- Brandmeldeüberwachung
- mobiler Lüfter der Feuerwehr (möglicher Standort)
- Zuluft / Abströmung natürlich
- LRWA ... m³/h Entrauchung mit Lüfter der Feuerwehr (LRWA) in m³/h
- RWA-BS Rauch- & Wärmeabzug Bedienstelle
- RWA Rauch- & Wärmeabzug Dachausstieg
- Hauptzugang Feuerwehr
- Schlüsseldepot (ausser)
- Handfeuermelder

Bauherrschaft: FHNW Campus Brugg Windisch
Ort, Datum:

Eigentümer / Vermieter: BRUGG Immobilien AG
Ort, Datum:

Projektverfasser: Walker Architekten AG
Ort, Datum:

WALKER.

778.xx FHNW Windisch - Diverse Projekte

MH 4 Brandschutzplan 1. OG

Datum 23.04.2026 | gez. mra | Massstab 1:200 | Format 420 x 297

Rev Freigabe gez. Bemerkungen

Standort Süssbachareal 1 Maschinenhalle 4
5210 Windisch

Bauherr FHNW Campus Brugg Windisch
Bahnhofstrasse 6 5210 Windisch

Architekt Walker Architekten AG | Neumarkt 1 | 5201 Brugg
T 056 460 72 60 | www.walker.ch

0 1 5 10m
M 1:200